


中	英	中	英	中	英
圖		量		名	
碼		線		名	
假		氣		名	

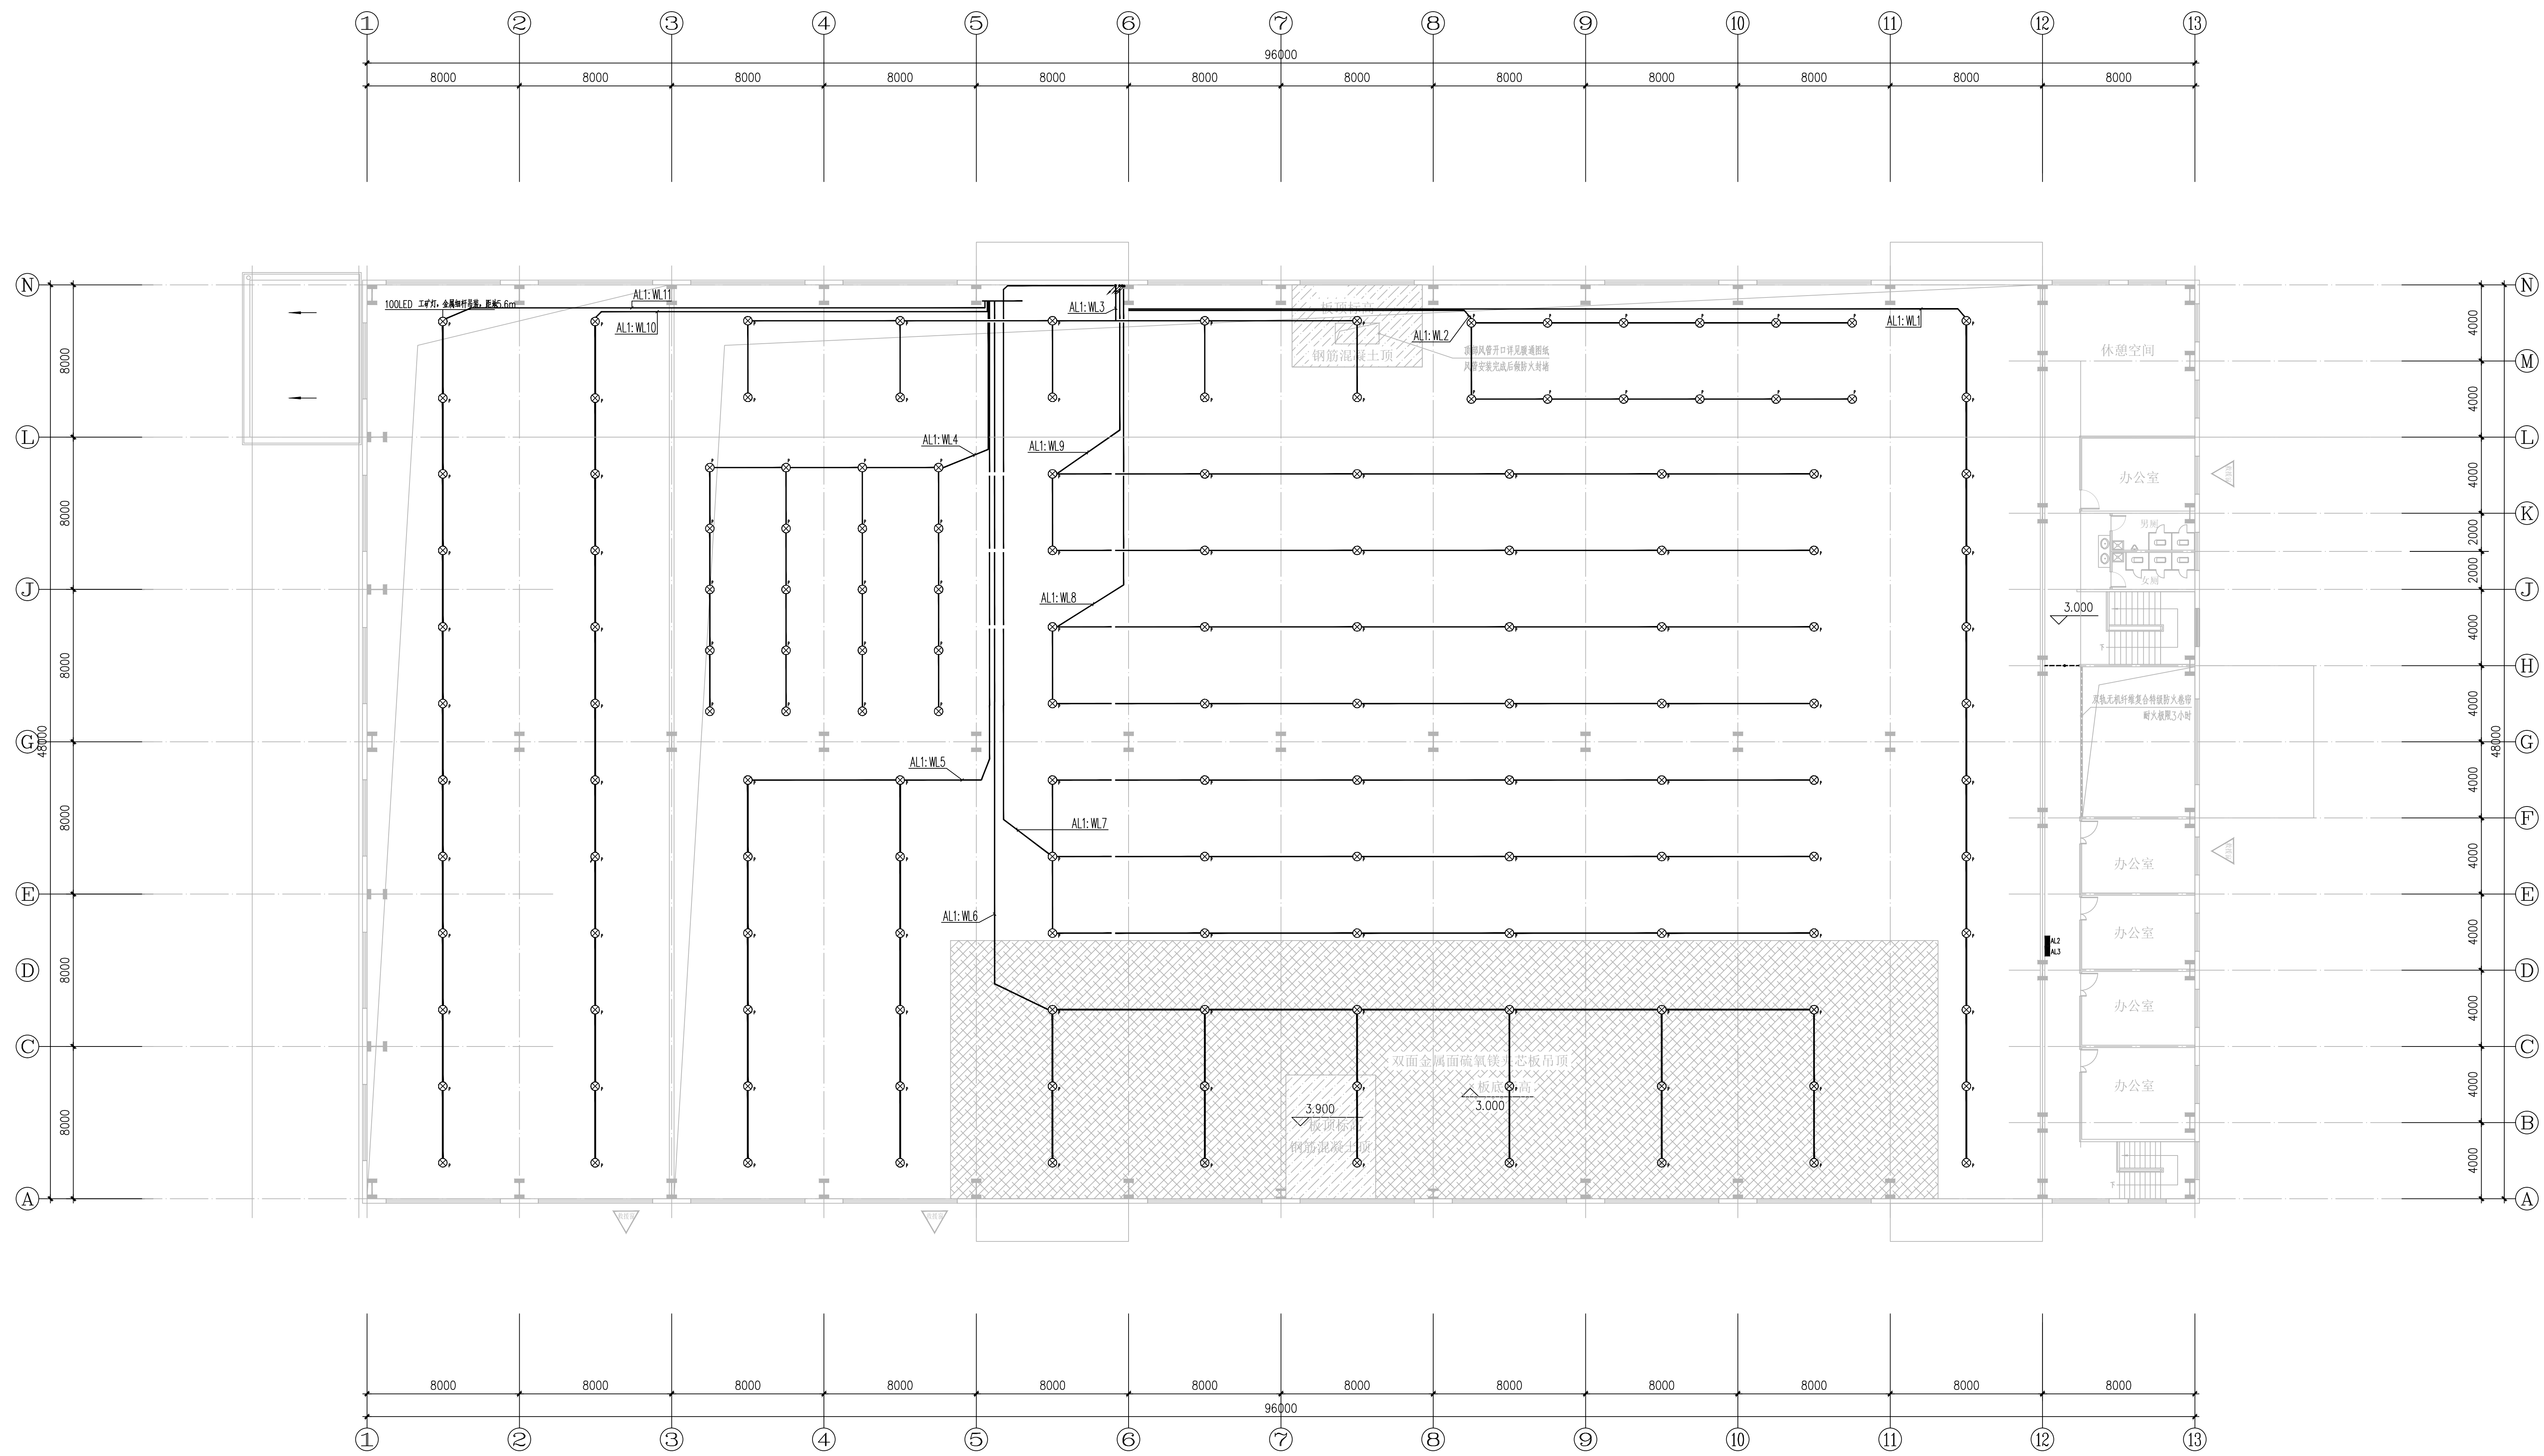

改造后二层照明平面图 1:150

 安徽中佰工程设计有限公司
ANHUI ZHONGBAI ENGINEERING
DESIGN CO.,LTD

地址：合肥市包河区大连路6686号
徽商总部广场C-办705

ADD: Room 705,Block C,Huishang
headquarters Plaza, 6686
Dalian Road, Baohu District,
Hefei City

电话：
TEL: 0551-63712862
传真：
FAX: 0551-63712863

工程设计证书编号：A234046727
NATIONAL ARCHITECTURAL DESIGN
LICENSE NO: A234046727

版 次 REVISION	日 期: DATE:

建设单位: CLIENT:	安徽峰成电子有限公司
项目名称: PROJECT:	安徽峰成电子有限公司 新能源汽车用电容器项目
子项名称: SUB-ITEM	

审定 APPROVAL		
审核 EXAMINE	束伟	
项目负责人 PROJECT CHIEF	束伟	
专业负责人 CHIEF	张建军	
校对 CHECK	张建军	
设计 DESIGN	卢世毅	
制图 DRAWING	卢世毅	
工程代号 PROJECT NO.	ZH2022003	
图名 TITLE		
比例 SCALE	1:100	
图号 DRAW NO	电施-11	
日期 DATE	2022 年 01 月	