


中	英名	学名	别名	别名
圆扇贝			圆扇	
帆蚌			珍珠蚌	
			白气	

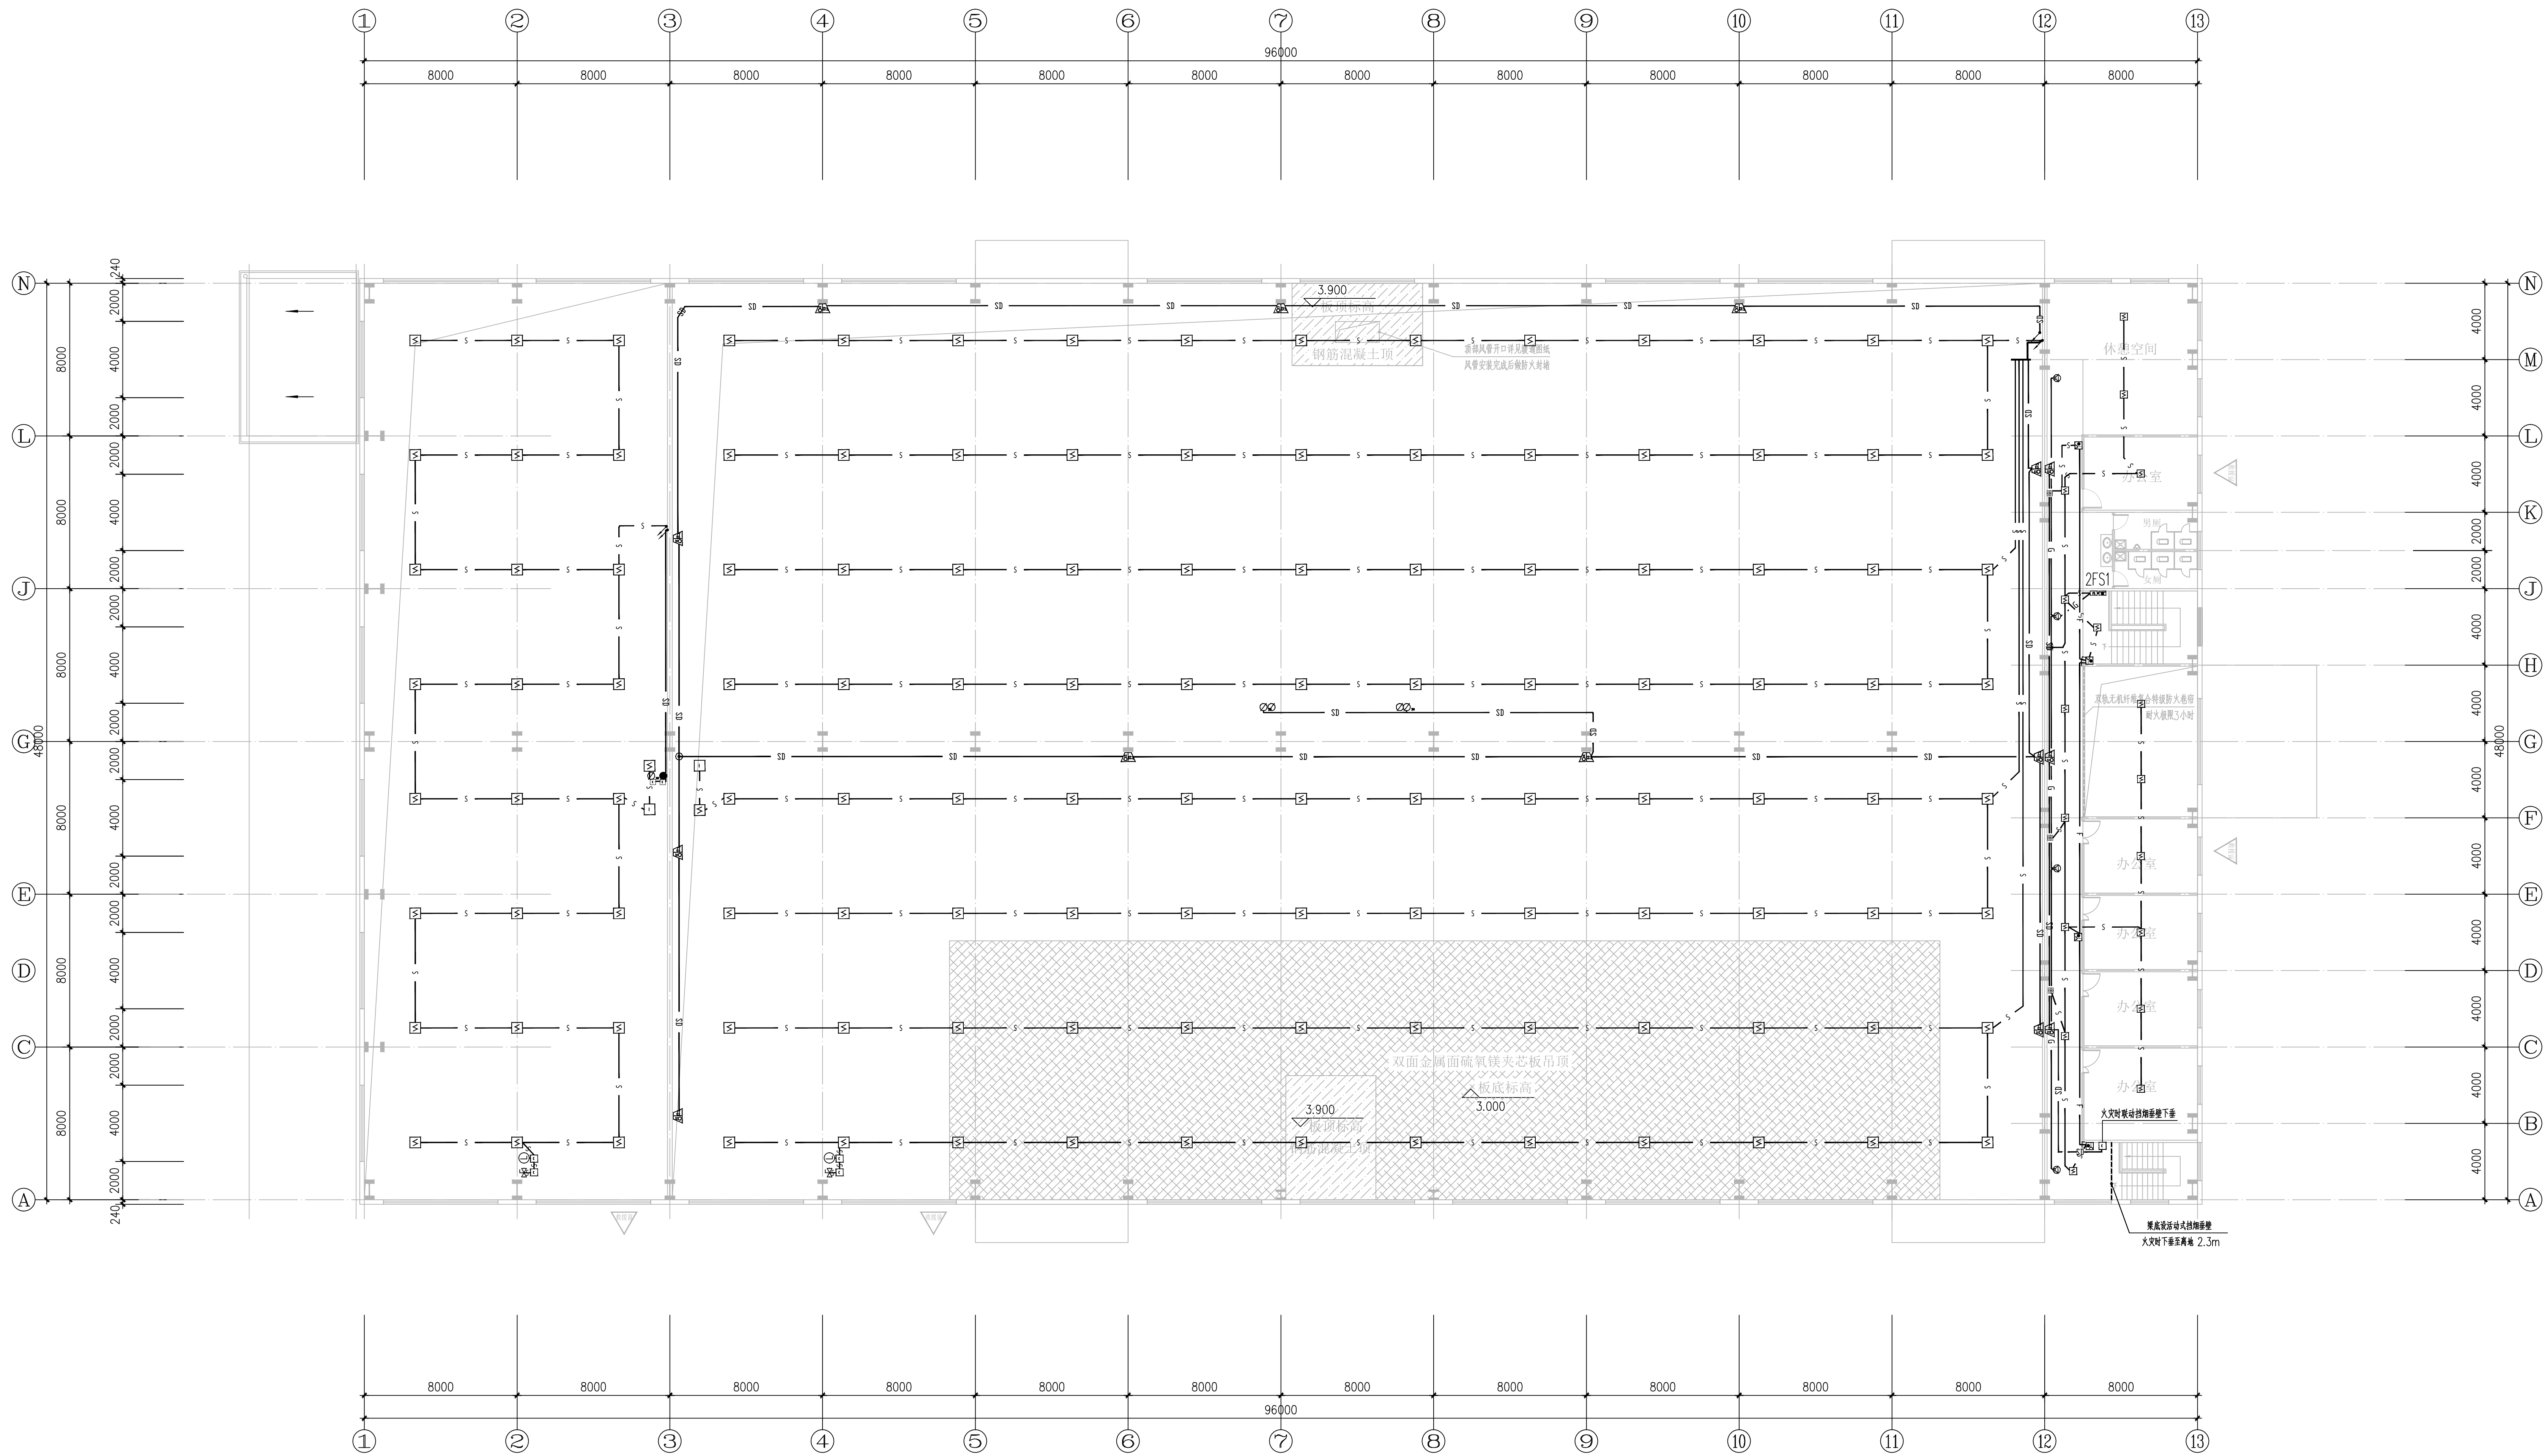

改造后二层平面图消防报警平面图 1:150

 安徽中佰工程设计有限公司
ANHUI ZHONGBAI ENGINEERING
DESIGN CO.,LTD

地址：合肥市包河区大连路6686号
徽商总部广场C-办705

ADD: Room 705,block C,Huishang
headquarters Plaza, 6686
Dalian Road, Baohe District,
Hefei City

电话：
TEL: 0551-63712862
传真：
FAX: 0551-63712863

工程设计证书编号：A234046727
NATIONAL ARCHITECTURAL DESIGN
LICENSE NO: A234046727

版 次 REVISION	日 期: DATE:

建设单位: CLIENT:	安徽峰成电子有限公司
项目名称: PROJECT:	安徽峰成电子有限公司 新能源汽车用电容器项目
子项名称: SUB-ITEM	

审定 APPROVAL		
审核 EXAMINE	束伟	
项目负责人 PROJECT CHIEF	束伟	
专业负责人 CHIEF	张建军	
校核 CHECK	张建军	
设计 DESIGN	卢殿毅	
制图 DRAWING	卢殿毅	
工程代号 PROJECT NO.	ZB2022003	
图名		
TITLE 改造后二层平面图消除消防报警平面图		
比例 SCALE	1:100	
图号 DRAW NO	电施-14	
日期 DATE	2022 年 01 月	