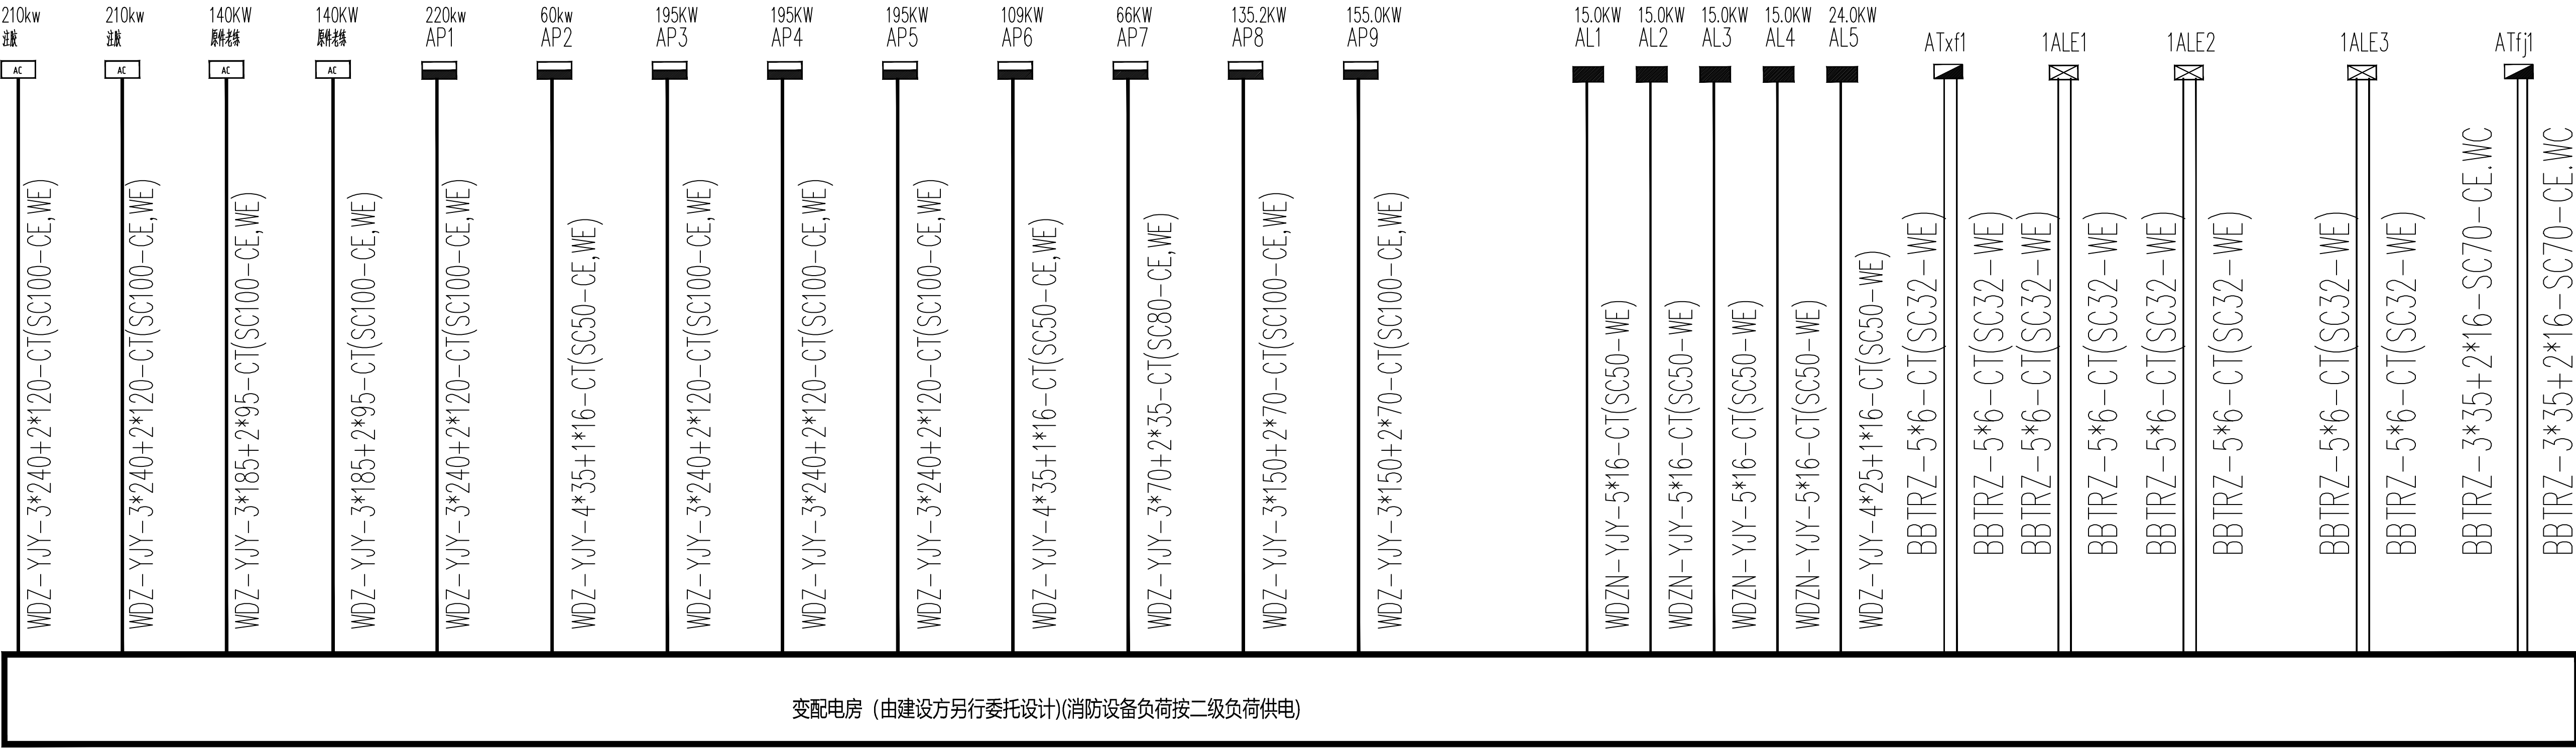

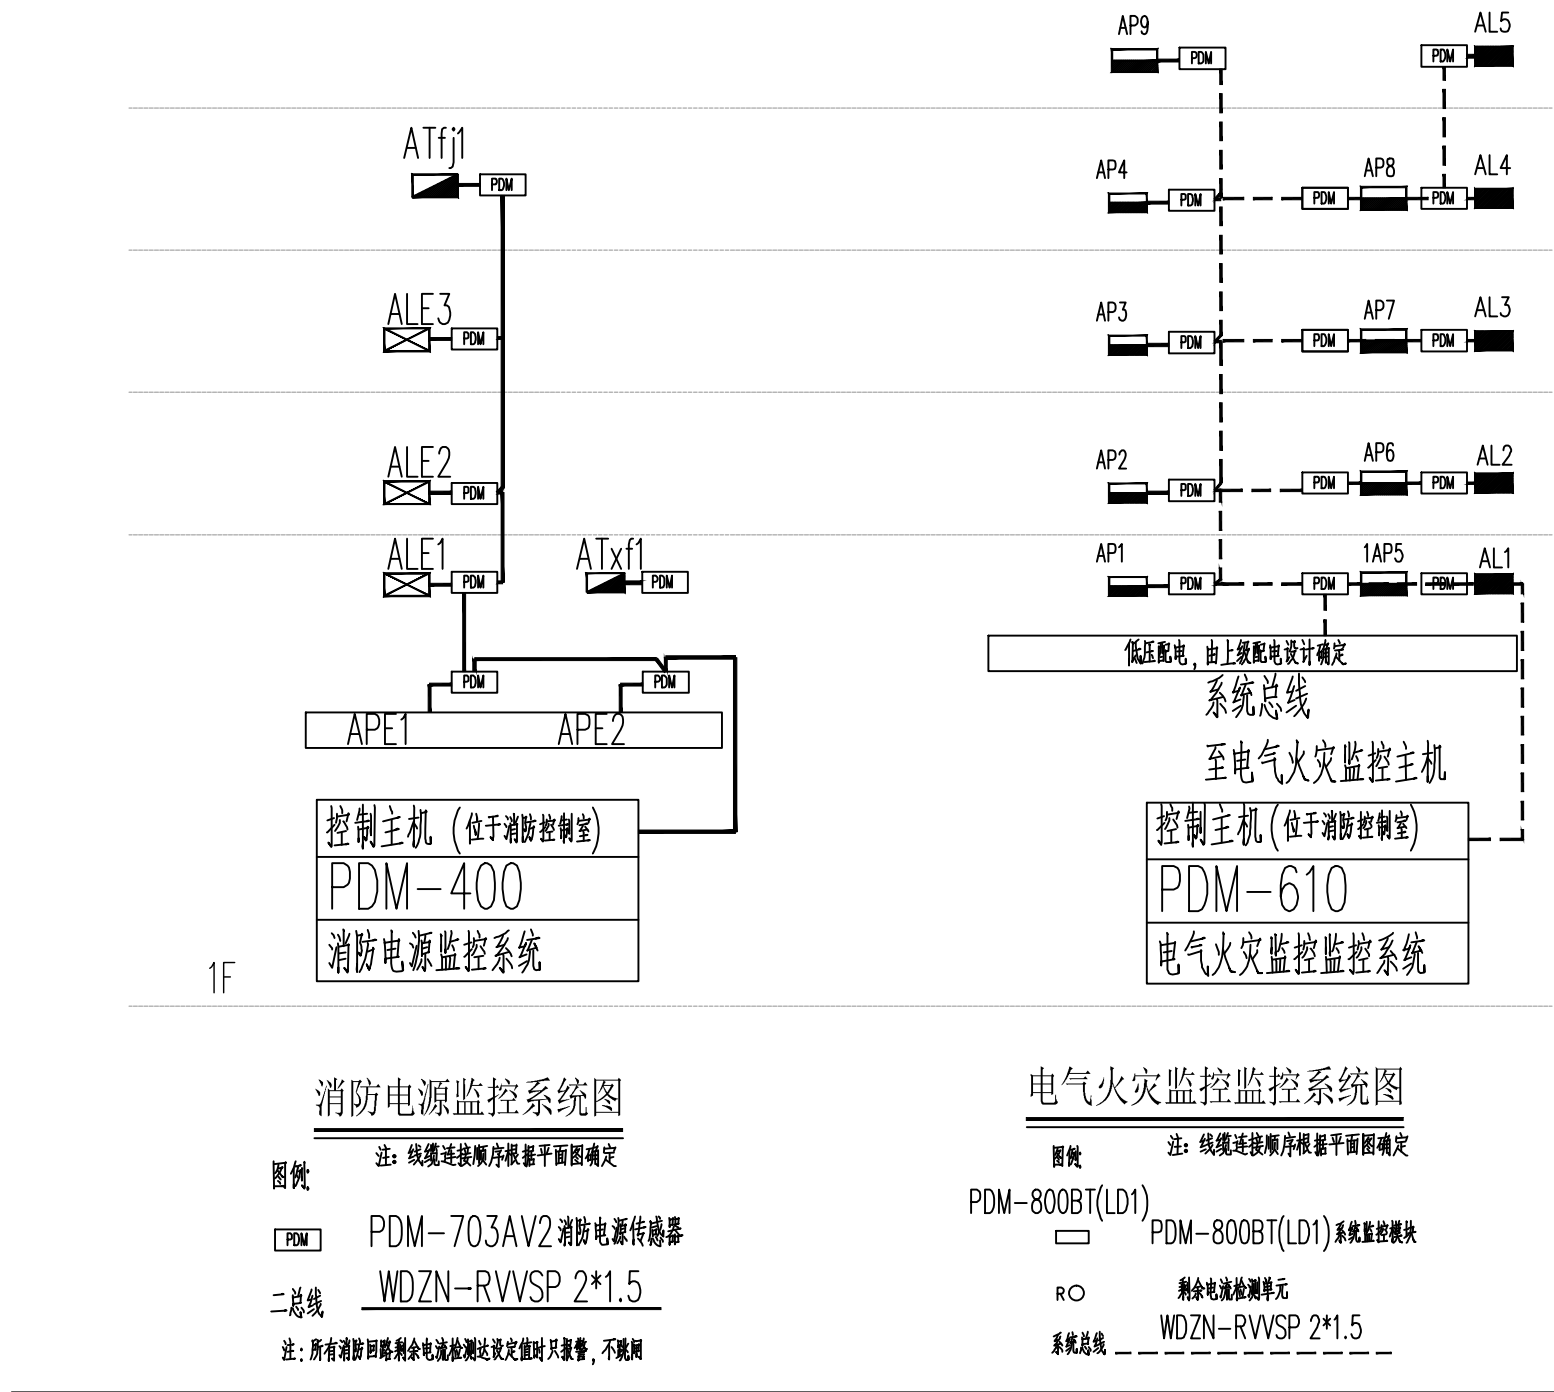


号	位	姓名	姓名	号	位	姓名
01	男	王明	王明	02	女	李红
03	男	张强	张强	04	女	赵敏
05	男	陈伟	陈伟	06	女	周丽
07	男	吴昊	吴昊	08	女	孙悦
09	男	郑宇	郑宇	10	女	马芳
11	男	徐杰	徐杰	12	女	高洁
13	男	黄鑫	黄鑫	14	女	林娜
15	男	宋凯	宋凯	16	女	王倩
17	男	刘涛	刘涛	18	女	李静
19	男	杨帆	杨帆	20	女	张婷
21	男	彭亮	彭亮	22	女	赵雅
23	男	周子	周子	24	女	孙莉
25	男	吴迪	吴迪	26	女	马琳
27	男	郑浩	郑浩	28	女	高婧
29	男	徐晨	徐晨	30	女	林欣
31	男	黄磊	黄磊	32	女	王梦
33	男	宋阳	宋阳	34	女	李雪
35	男	刘峰	刘峰	36	女	张璐
37	男	杨超	杨超	38	女	赵露
39	男	彭飞	彭飞	40	女	孙菲
41	男	周文	周文	42	女	马慧
43	男	吴松	吴松	44	女	高媛
45	男	郑刚	郑刚	46	女	林芸
47	男	徐博	徐博	48	女	王婉
49	男	黄毅	黄毅	50	女	李妍
51	男	宋旭	宋旭	52	女	张璇
53	男	刘轩	刘轩	54	女	赵琪
55	男	杨昊	杨昊	56	女	孙桐
57	男	彭远	彭远	58	女	马菁
59	男	周皓	周皓	60	女	高曼
61	男	吴哲	吴哲	62	女	林彤
63	男	郑瑞	郑瑞	64	女	王语
65	男	徐威	徐威	66	女	李思
67	男	黄震	黄震	68	女	张舒
69	男	宋霖	宋霖	70	女	赵涵
71	男	刘昱	刘昱	72	女	孙馨
73	男	杨峻	杨峻	74	女	马悠
75	男	彭志	彭志	76	女	高悦
77	男	周奕	周奕	78	女	林璐
79	男	吴俊	吴俊	80	女	王玥
81	男	郑炎	郑炎	82	女	李欣
83	男	徐豪	徐豪	84	女	张瑶
85	男	黄煜	黄煜	86	女	赵珊
87	男	宋晨	宋晨	88	女	孙若
89	男	刘星	刘星	90	女	马宁
91	男	杨凯	杨凯	92	女	高晶
93	男	彭达	彭达	94	女	林熙
95	男	周宇	周宇	96	女	王梓
97	男	吴浩	吴浩	98	女	李颖
99	男	郑楠	郑楠	100	女	张茜



配电干线平面图

18		按钮	PZ30R-		下沿距地 1.5 米
17		单相二、三线插座	~220V,10A		下沿距地+1.2m米暗装
16		单相二、三线插座	~220V,10A		安装于办公桌侧面,具体位置现场定
15		单相三极插座	~220V,16A	个	下沿距地0.3米暗装
14		防水型单相三极插座	~220V,10A	个	下沿距地1.4米暗装
13		单相三极开关	~220V,10A	个	下沿距地1.4米暗装
12		三相插座暗装	~220V,10A	个	下沿距地1.4米暗装
11		三相插座开关	~220V,10A	个	下沿距地1.4米暗装
10		单相二、三线插座	~220V,10A	个	下沿距地+0.3米暗装
9		T5 LED灯管	2*28W	套	顶棚装
8		T5 LED灯管	1*28W	套	顶棚装
7		1*18W节能灯	1*18W节能灯		顶棚装
6		LED工矿灯	100W, cosφ>0.9	套	吊顶,距地+6.0m
5		总等电位端子箱	TD-28	个	下沿距地0.5米暗装
4		LED防水防尘灯	1*24W节能灯	套	吸顶安装
3		照明配电箱	JX-21	套	下沿距地 1.5 米
2		应急照明配电箱	JX-21	套	下沿距地 1.5 米
1		配电柜	XL-21	套	落地安装
序号	图例	设备名称	型号规格	单位	备注
设备材料表					



		安徽中佰工程设计有限公司 ANHUI ZHONGBAI ENGINEERING DESIGN CO.,LTD	
地址：合肥市包河区大连路6686号 徽商总部广场C-办705			
ADD: Room 705,block C,Huishang headquarters Plaza, 6686 Dalian Road, Baohu District, Hefei City			
电话: TEL:		0551-63712862	
传真: FAX:		0551-63712863	
<hr/>			
工程设计证书编号: A230446727 NATIONAL ARCHITECTURAL DESIGN LICENSE NO: A230446727			
版次 REVISION		日期 DATE:	

注册用盖章:
建设单位: CLIENT: 安徽峰成电子有限公司
项目名称: PROJECT: 安徽峰成电子有限公司 新能源汽车用电容器项目
子项名称 SUB-ITEM

审定 APPROVAL	
审核 EXAMINE	束伟 束伟
项目负责人 PROJECT CHIEF	束伟 束伟
专业负责人 CHECK	张建军 张建军
校对 CHECK	张建军 张建军
设计 DESIGN	卢世毅 卢世毅
制图 DRAWING	卢世毅 卢世毅
工程代号 PROJECT NO.	ZB2022003
图 名 TITLE	配电干线平面图 消防电源监控系统图 电气火灾监控系统图
比例 SCALE	1:100
图号 DRAWN NO	电施-02
日期 DATE	2022 年 01 月