
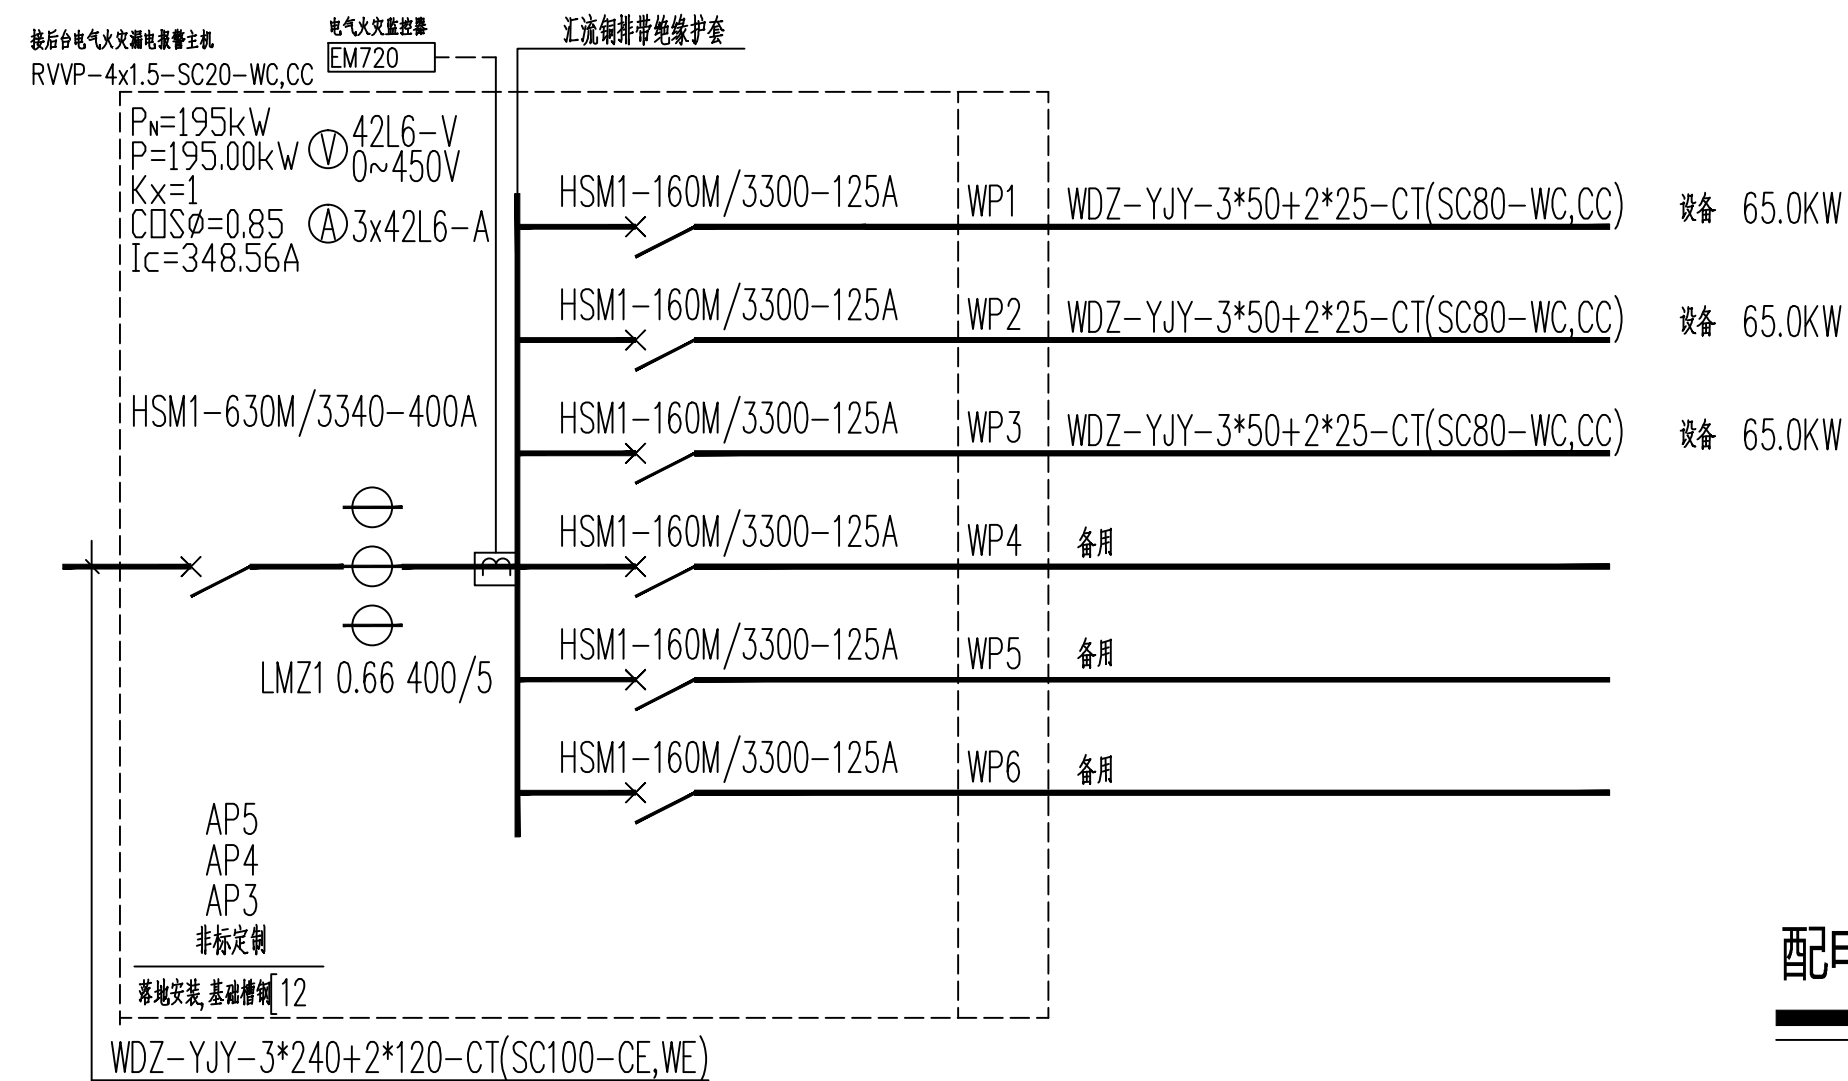
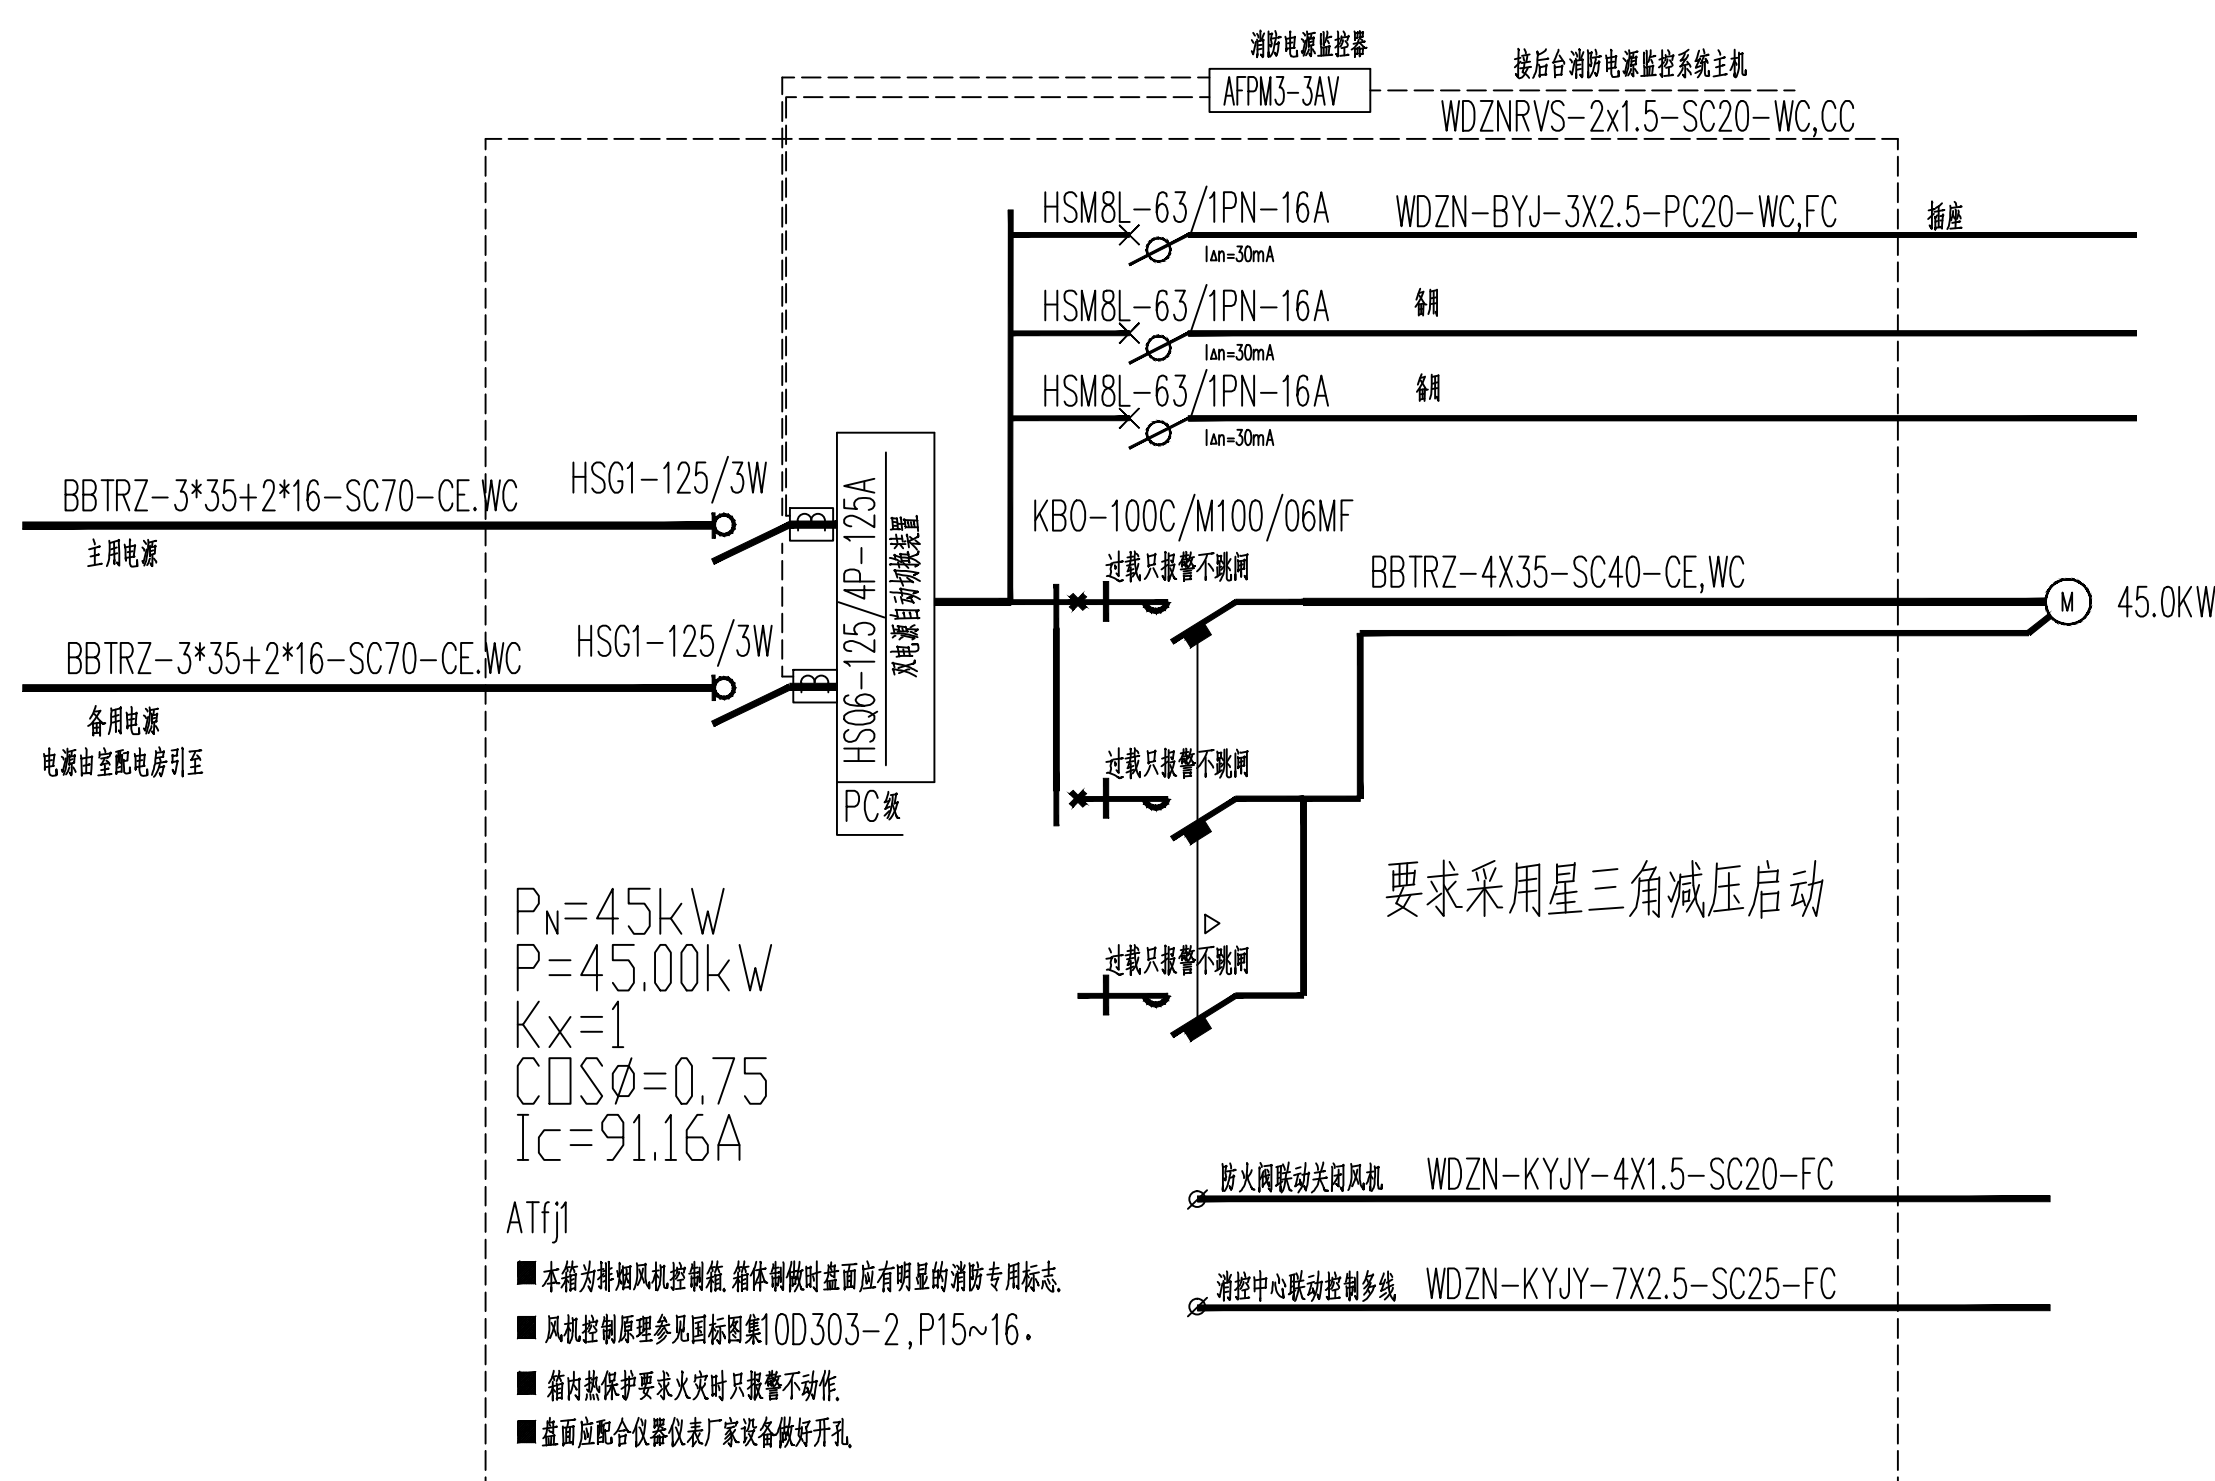
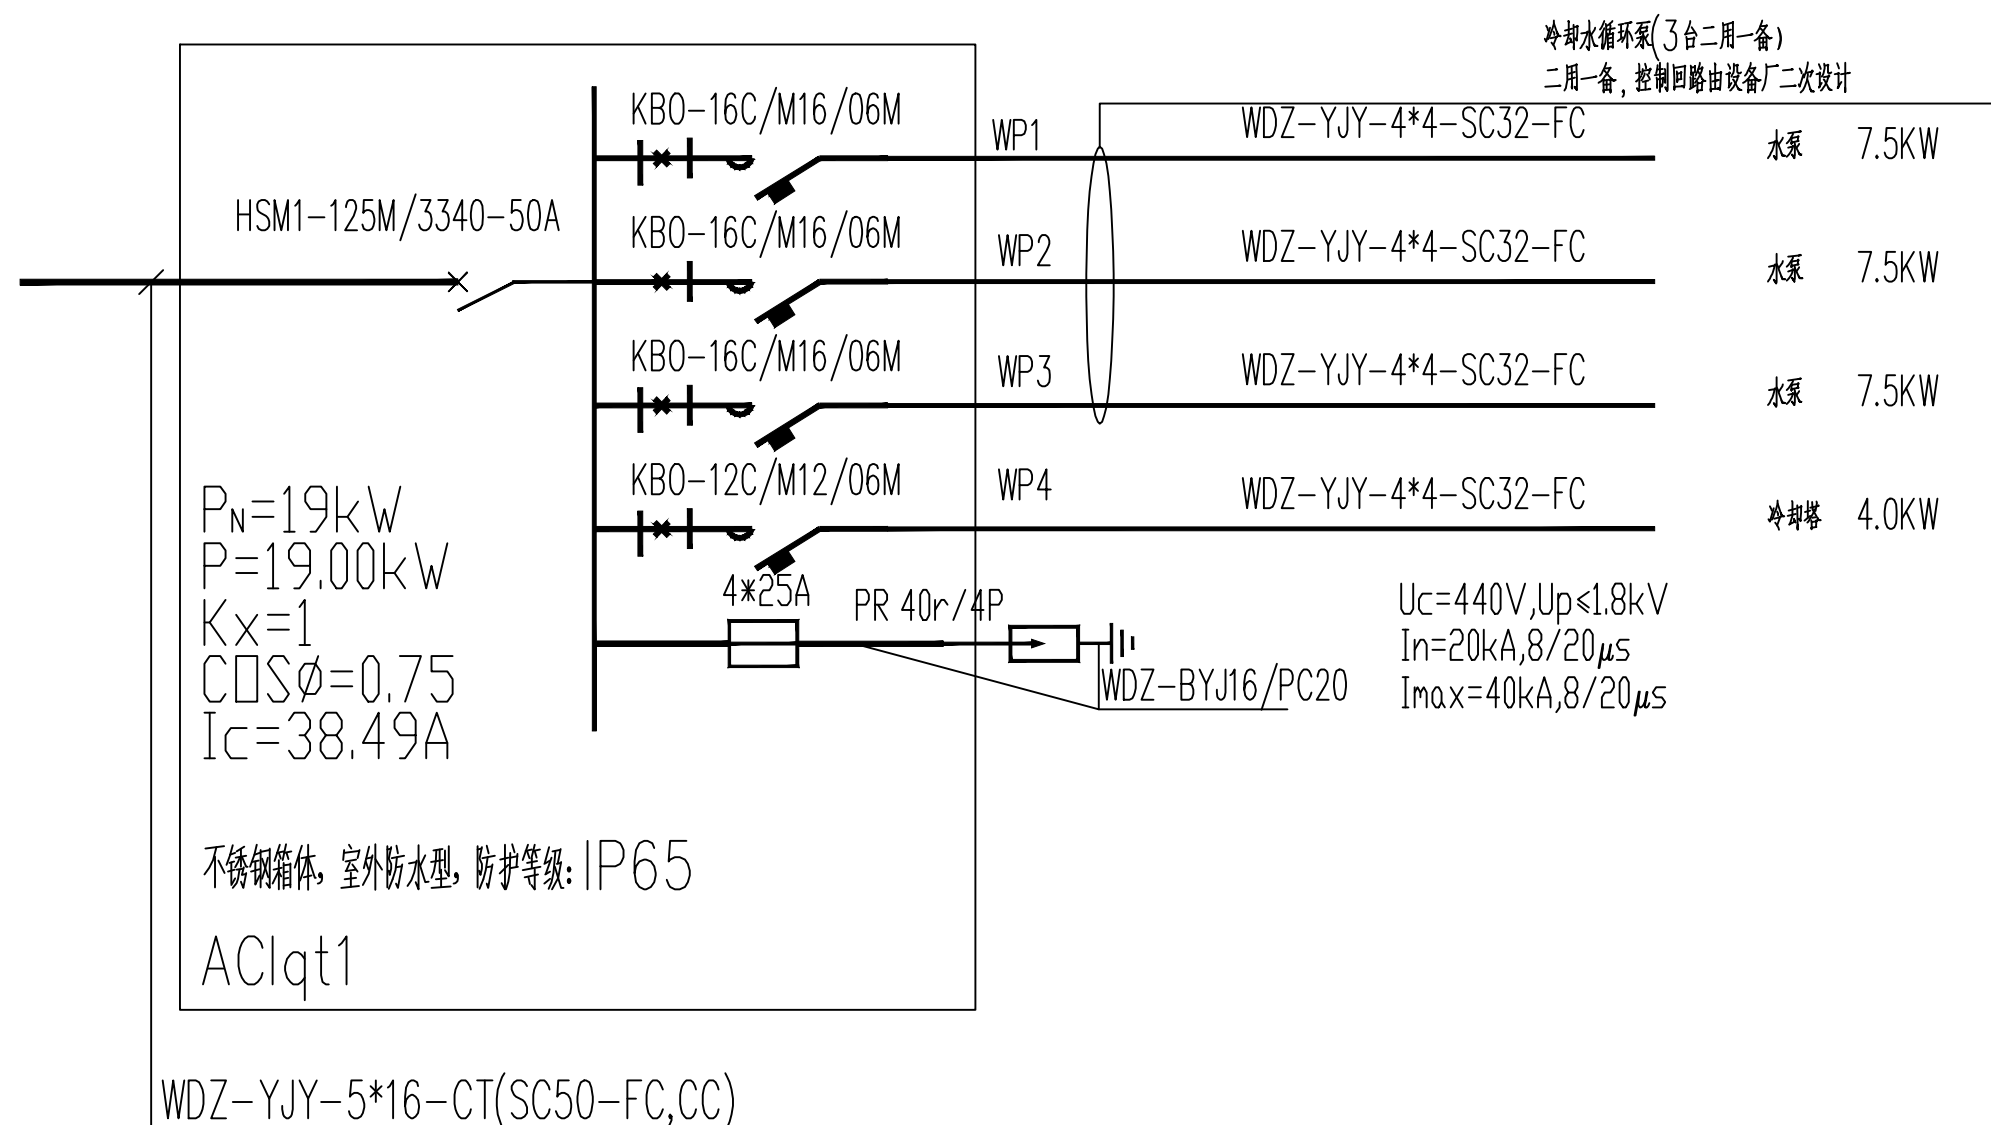
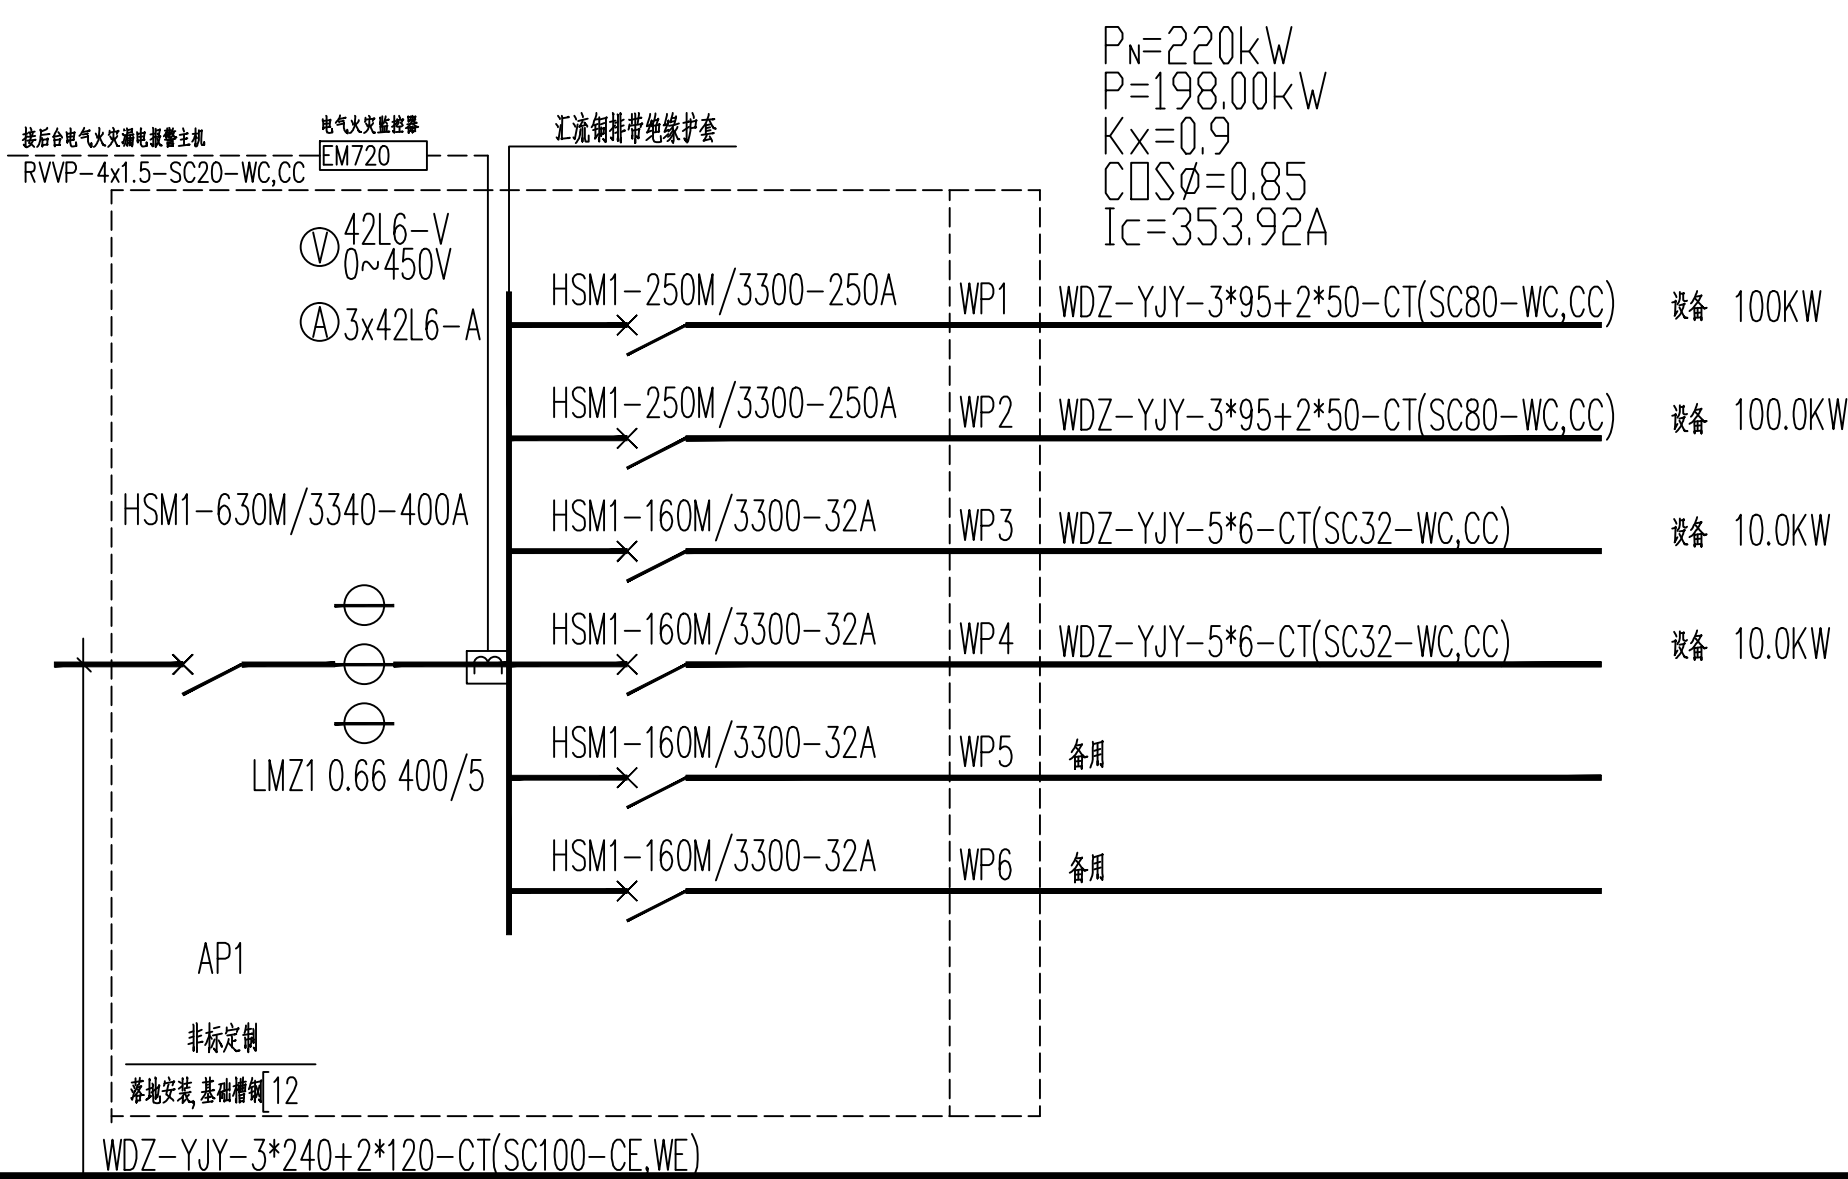
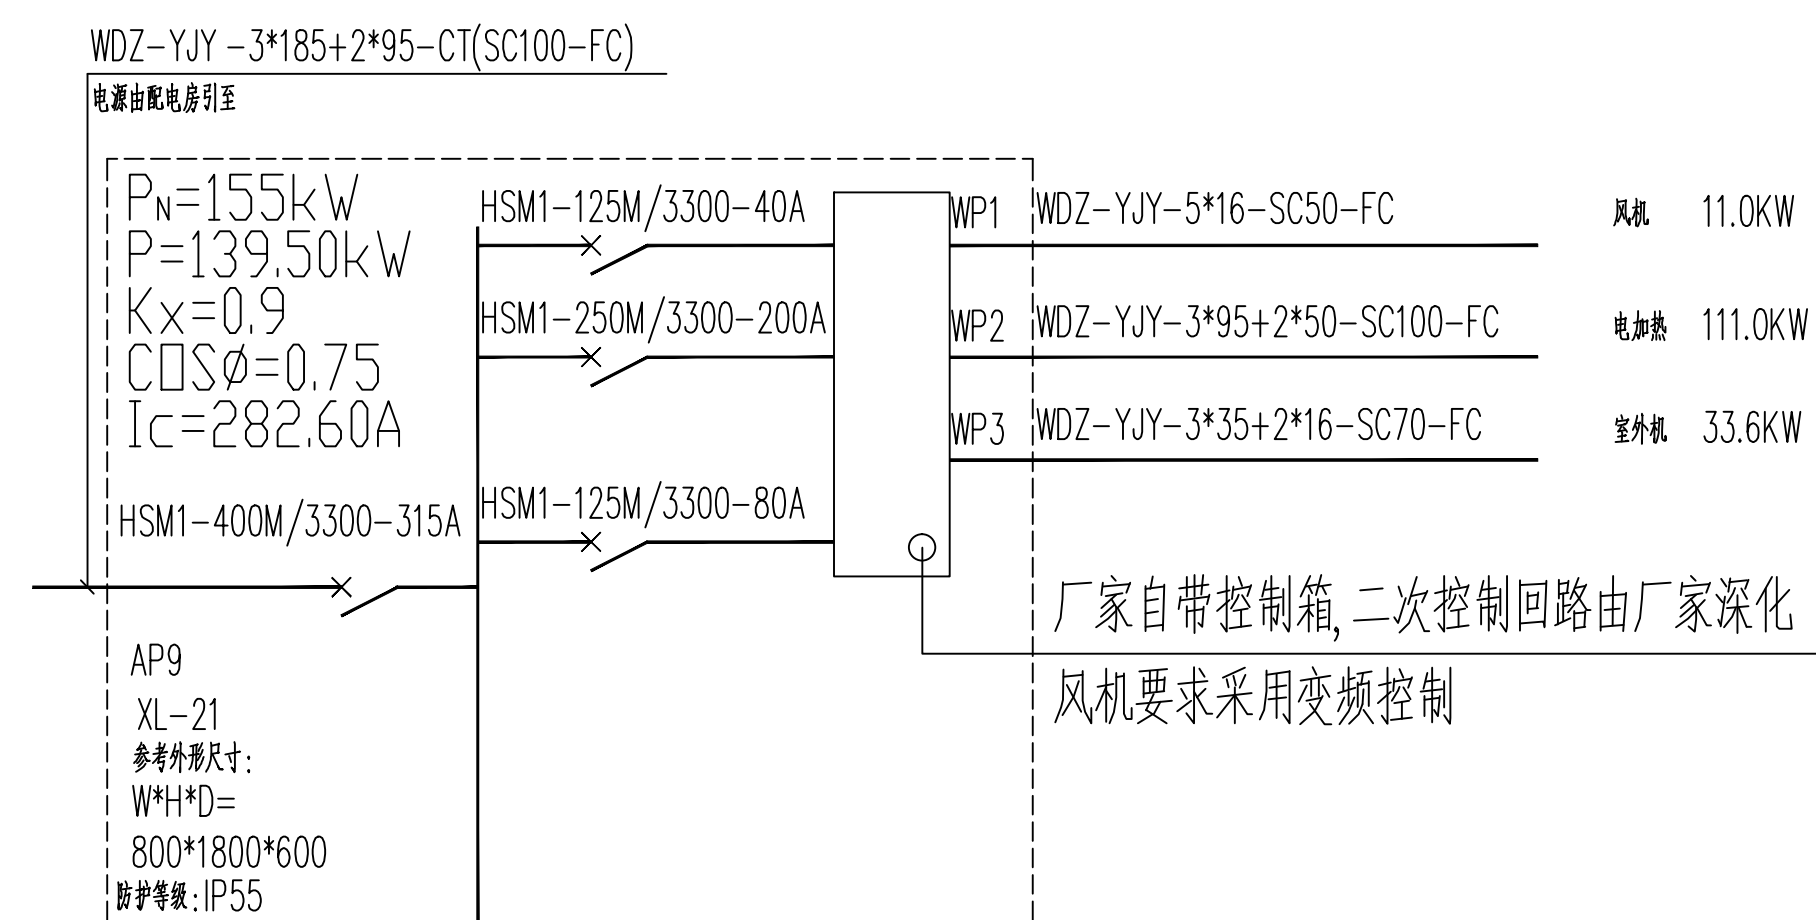


字	姓	姓名	字	姓	姓名
周	國	周國	謝	水	謝水
張	漢	張漢	池	氣	池氣

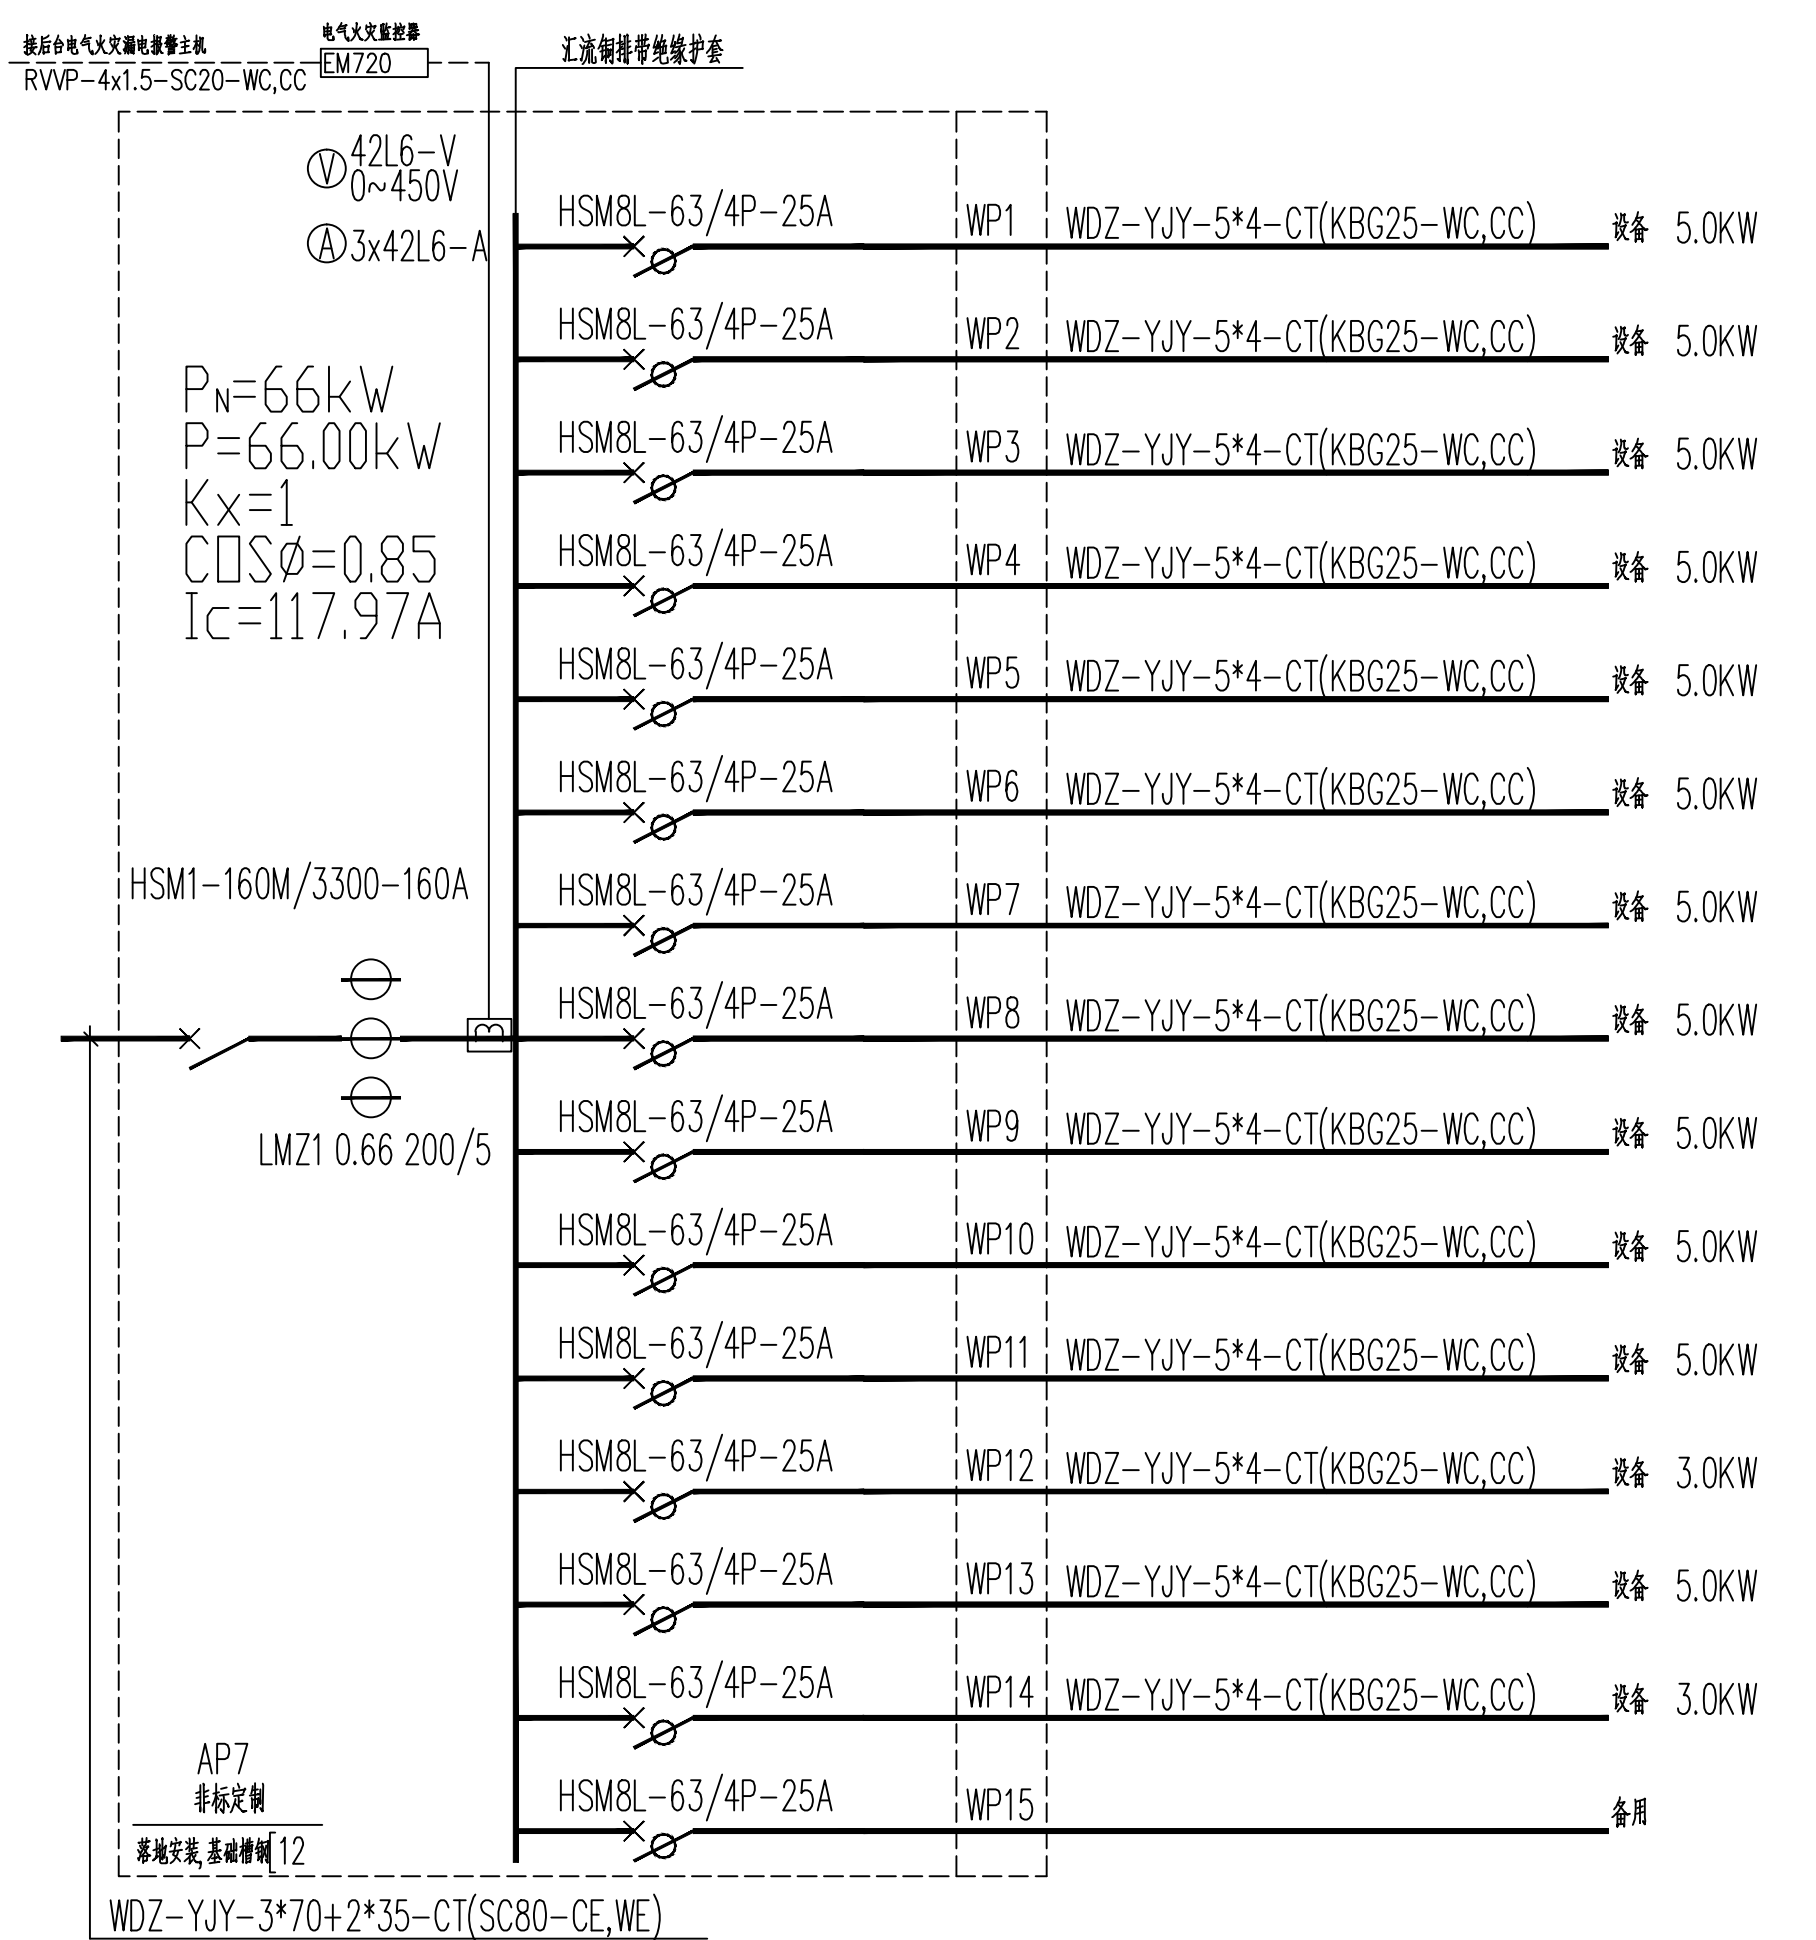

配电系统图 (二)

 安徽中佰工程设计有限公司
ANHUI ZHONGBAI ENGINEERING
DESIGN CO.,LTD

地址：合肥市包河区大连路6686号
徽商总部广场C-办05

ADD: Room 705, 705 block C,Huishang
headquarters Plaza, 6686
Dalian Road, Baohe District
Hefei City

电话:
TEL: 0551-63712862
传真:
FAX: 0551-63712863

工程设计证书编号: A234046727
NATIONAL ARCHITECTURAL DESIGN
LICENSE NO: A234046727

版 次 REVISION	日 期: DATE:

注册师盖章:

建设单位:	安徽峰成电子有限公司
项目名称:	安徽峰成电子有限公司 新能源汽车用电容器项目
子项名称:	SUB-ITEM

审定 APPROVAL		
审核 EXAMINE	宋伟	宋伟
项目负责人 PROJECT CHIEF	宋伟	宋伟
专业负责人 CHIEF	张建军	张建军
校对 CHECK	张建军	张建军
设计 DESIGN	卢世毅	卢世毅
制图 DRAWING	卢世毅	卢世毅
工程日期 PROJECT NO.	ZB2022003	
图名 TITLE	配电系统图 (二)	
比例 SCALE	1:100	
图号 DRAWN NO	电施-04	
日期 DATE	2022 年 01 月	