



图名	图号	图例	备注
弱电工程	电施-17		
设计			
审核			
审批			
日期			

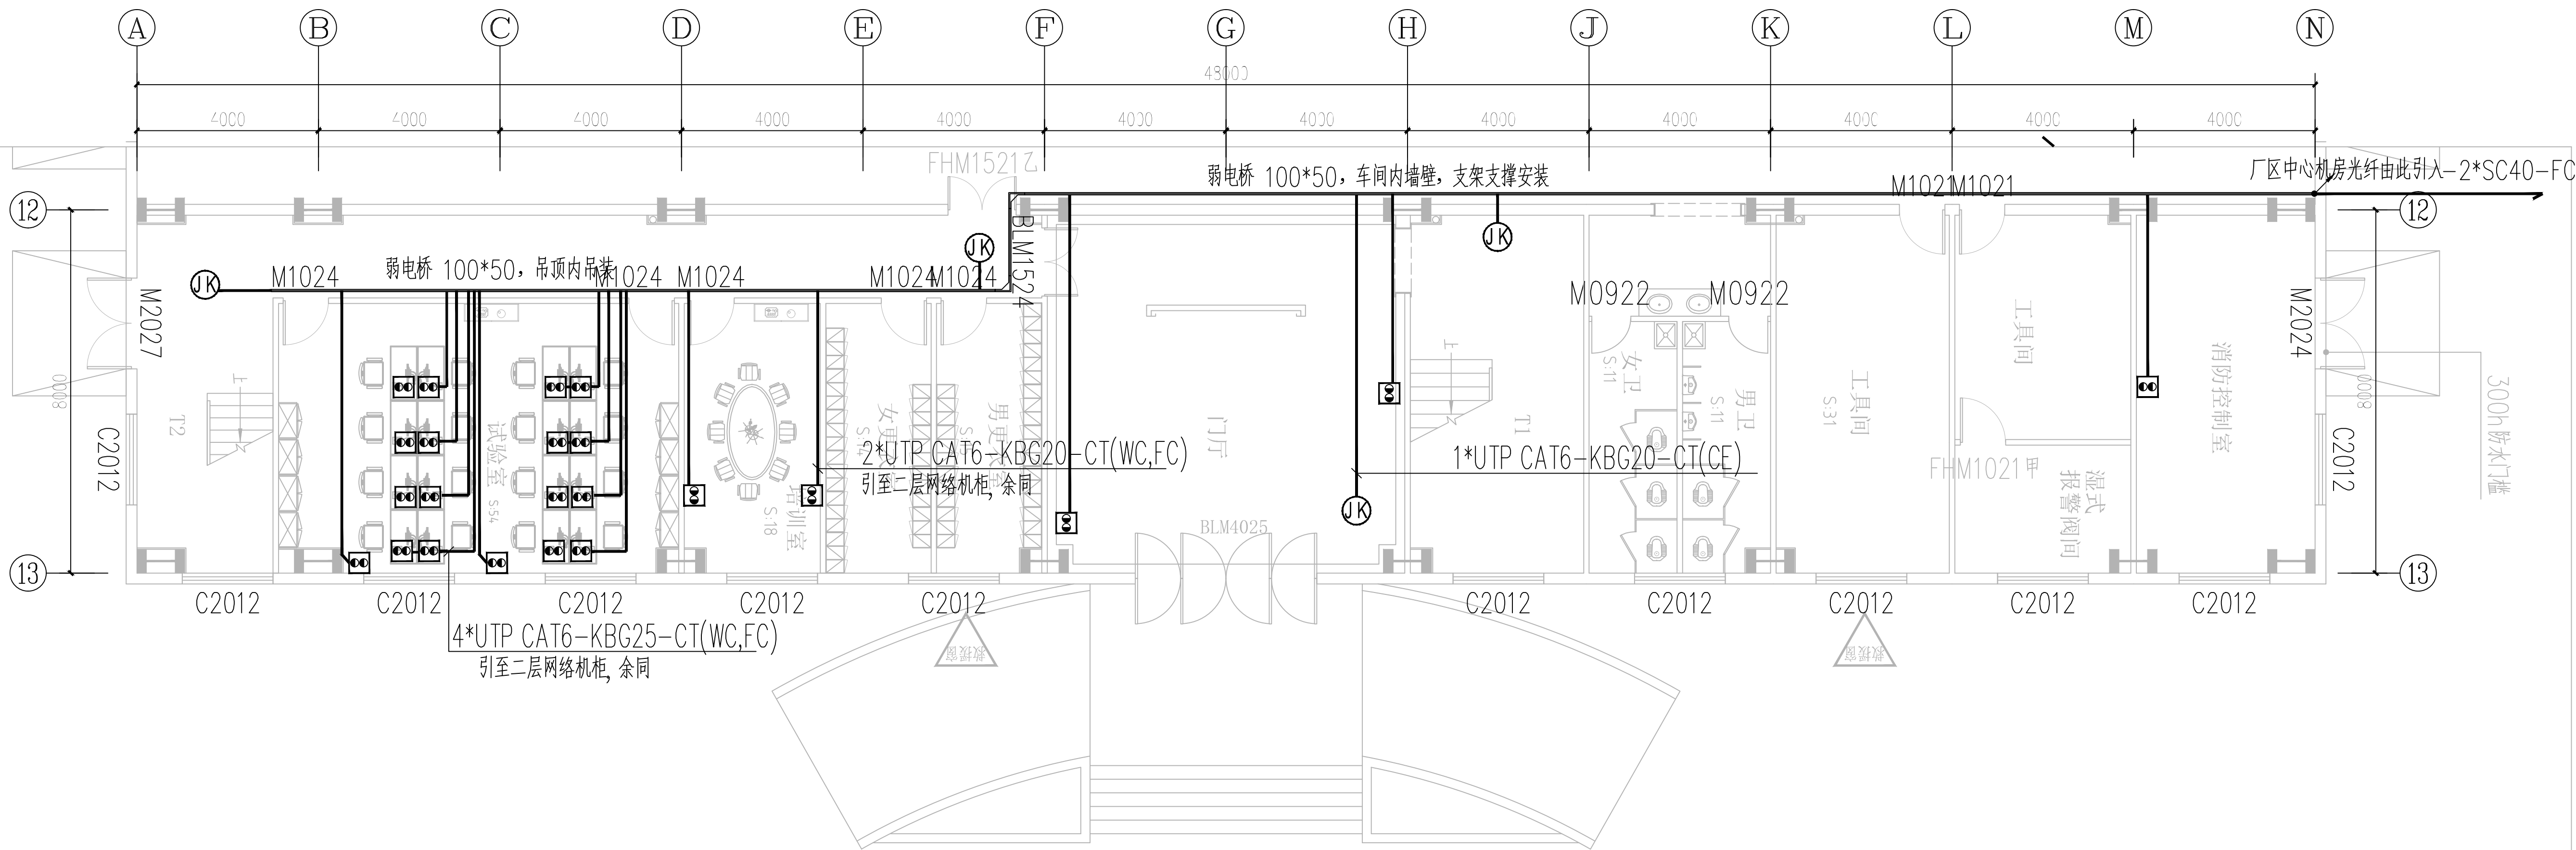

办公区一层弱电平面图 1:100

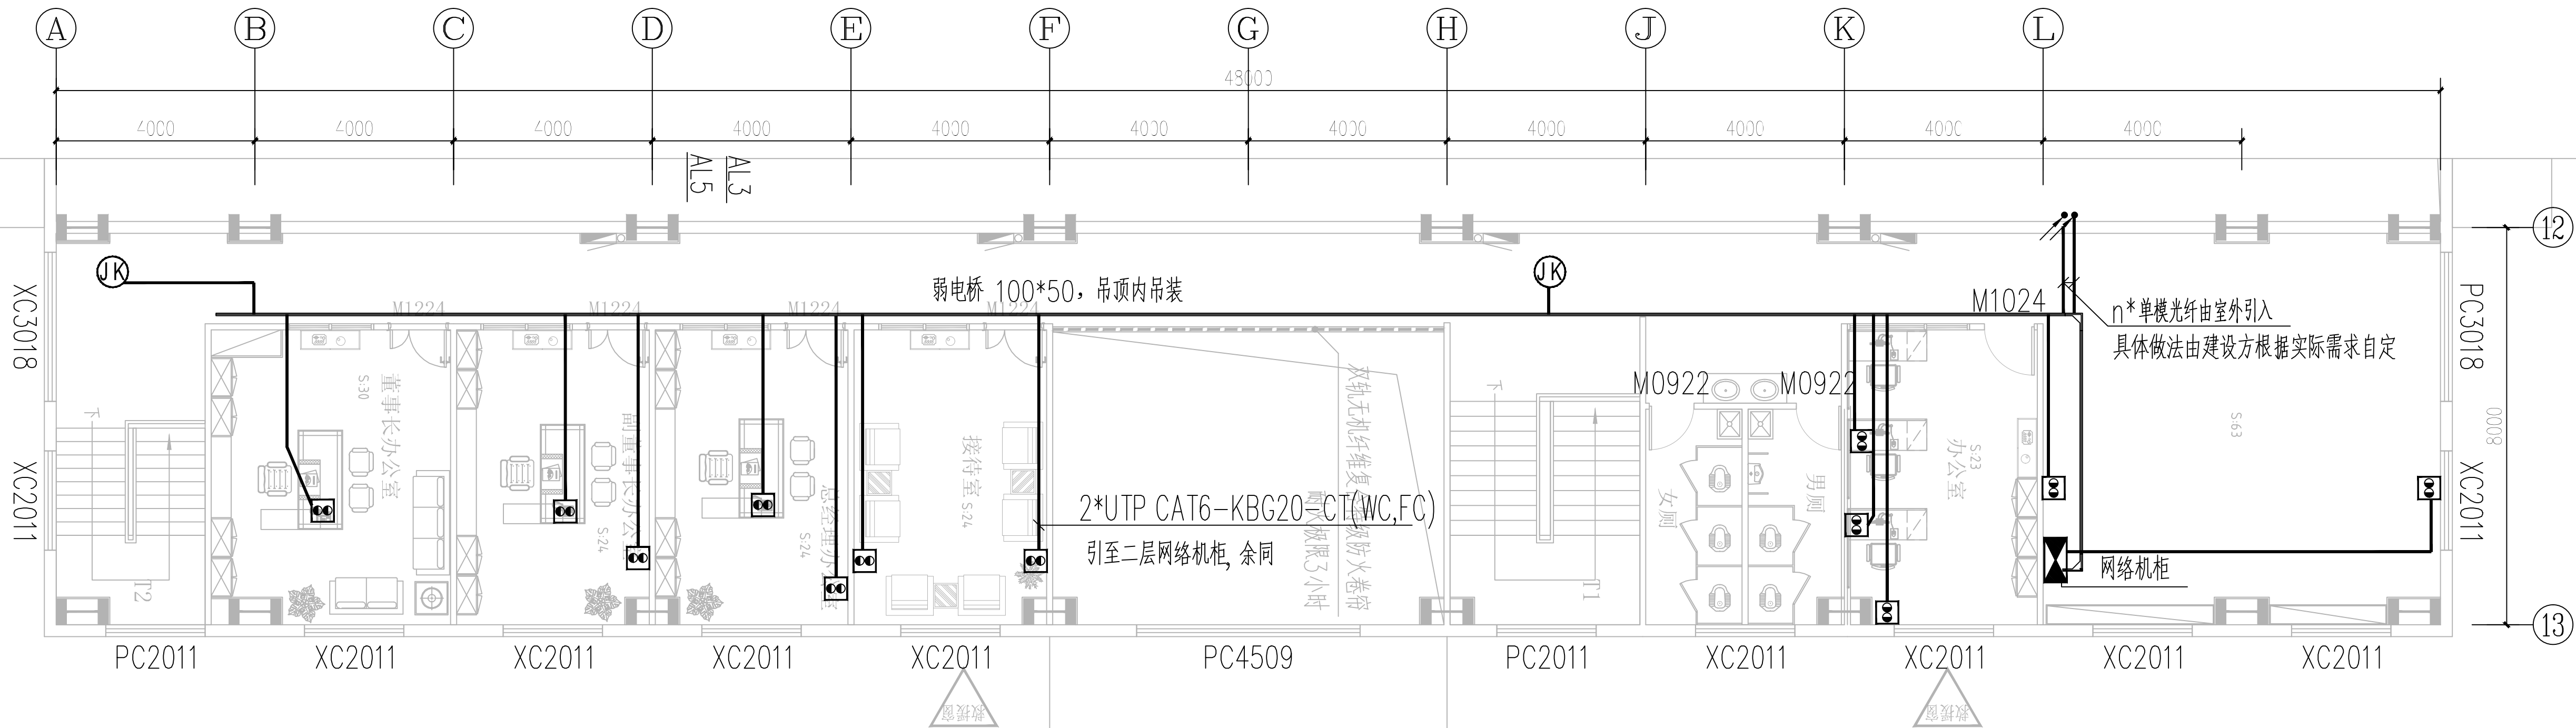

办公区二层弱电平面图 1:100

安徽中佰工程设计有限公司
ANHUI ZHONGBAI ENGINEERING
DESIGN CO.,LTD

地址: 合肥市包河区大连路6686号
徽商总部广场C-办705

ADD: Room 705,block C,Huishang
headquarters Plaza, 6686
Dalian Road, Baohe District,
Hefei City

电话: 0551-63712862
传真: 0551-63712863

工程设计证书编号: A234046727
NATIONAL ARCHITECTURAL DESIGN
LICENSE NO: A234046727

版本 REVISION	日期 DATE:

注册师盖章:

建设单位:
CLIENT:

安徽峰成电子有限公司

项目名称:
PROJECT:

峰成电子有限公司新能源
汽车用电容器项目设计

子项名称:
SUB-ITEM

办公楼装饰

建设单位:
CLIENT:

安徽峰成电子有限公司

项目名称:
PROJECT:

峰成电子有限公司新能源
汽车用电容器项目设计

子项名称:
SUB-ITEM

办公楼装饰

审 定 APPROVAL		
审 核 EXAMINE	束 伟	束伟
项目负责人 PROJECT CHIEF	束 伟	束伟
专业负责人 CHIEF	张建军	张建军
校 对 CHECK	张建军	张建军
设 计 DESIGN	卢世毅	卢世毅
制 图 DRAWING	卢世毅	卢世毅
工程代号 PROJECT NO.	ZB2022003	
图 名 TITLE	一、二层弱电平面图	
比 例 SCALE	见图	
图 号 DRAWN NO	电施-17	
日 期 DATE	2022 年 01 月	